


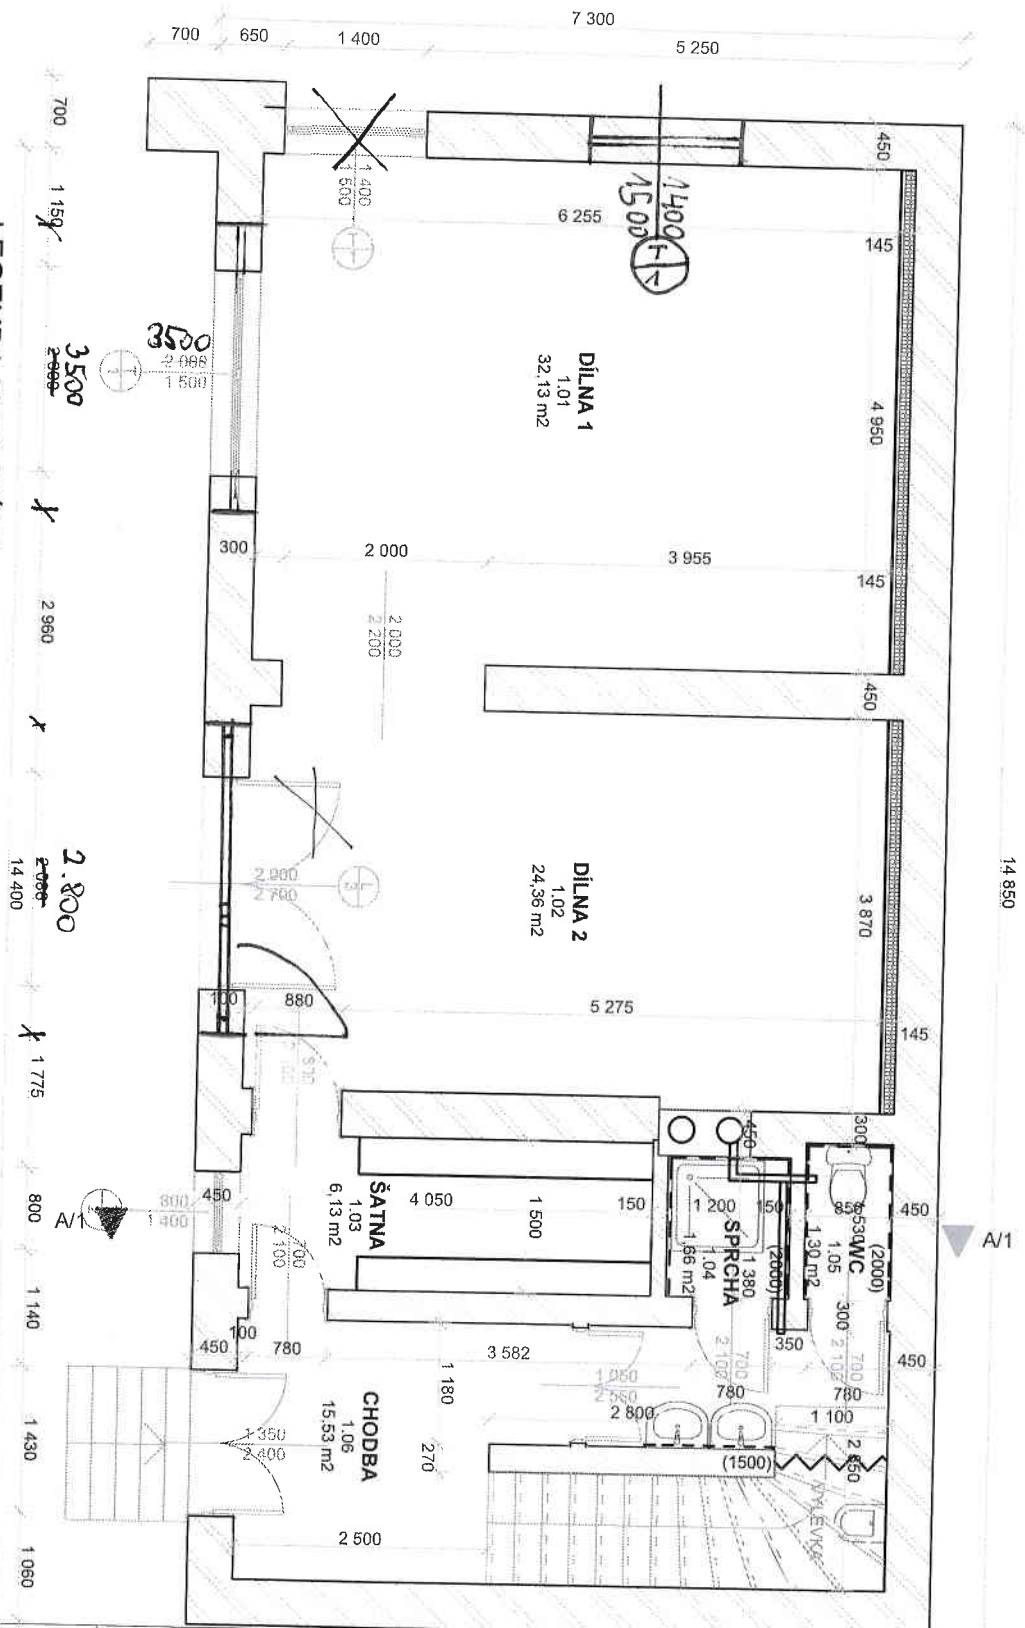

LEGENDA MATERIÁLŮ


- TVÁRNICE POROTHERM 44 P+D
- TVÁRNICE POROTHERM 30 P+D
- PROTIHLUKOVÁ STĚNA
- ROCKWOOL minerální vata tl. 100 mm
- HLINÍKOVÝ ROST tl. 30 mm
- SÁDROKARTONOVÁ DESKA tl. 12,5 mm
- TVÁRNICE POROTHERM 25 P+D
- PLNĚ CHILY
- DVOUPRŮDUCHOVÝ KOMÍN

POZNÁMKA

- KOTOVÁNO V KOORDINAČNÍCH ROZMĚRECH

Martin Macháček Projektová a inženýrská činnost ve výstavbě Kodáčkova 476 389 01 Vodňany IČO 738337789 tel: 603262129 email: email@machac.info www.machac.info		Stavební úpravy budovy č.p.103 Jiráskova ul. Vodňany	
Název akce:		Investor: SOLIS Vodňany Jiráskova 112/1 38901 Vodňany	
Název kresby: 2. NOVÝ STAV PŮDORYS 1.NP		Stupeň projektu: Projekt pro stavební řízení	
Vyvořil: MARTIN MACHÁČEK		Datum: 04/2012	
Hlavní projektant: MARTIN MACHÁČEK		Odpovědný projektant: MARTIN MACHÁČEK	
Měřítko: 1:50		Číslo výkresu: 2.1	
Paré:		Paré:	

KANALIZAČNÍ POTRUBÍ NÁPOJENO NA
STÁVAJÍCÍ STOUPAČKU ZA WC

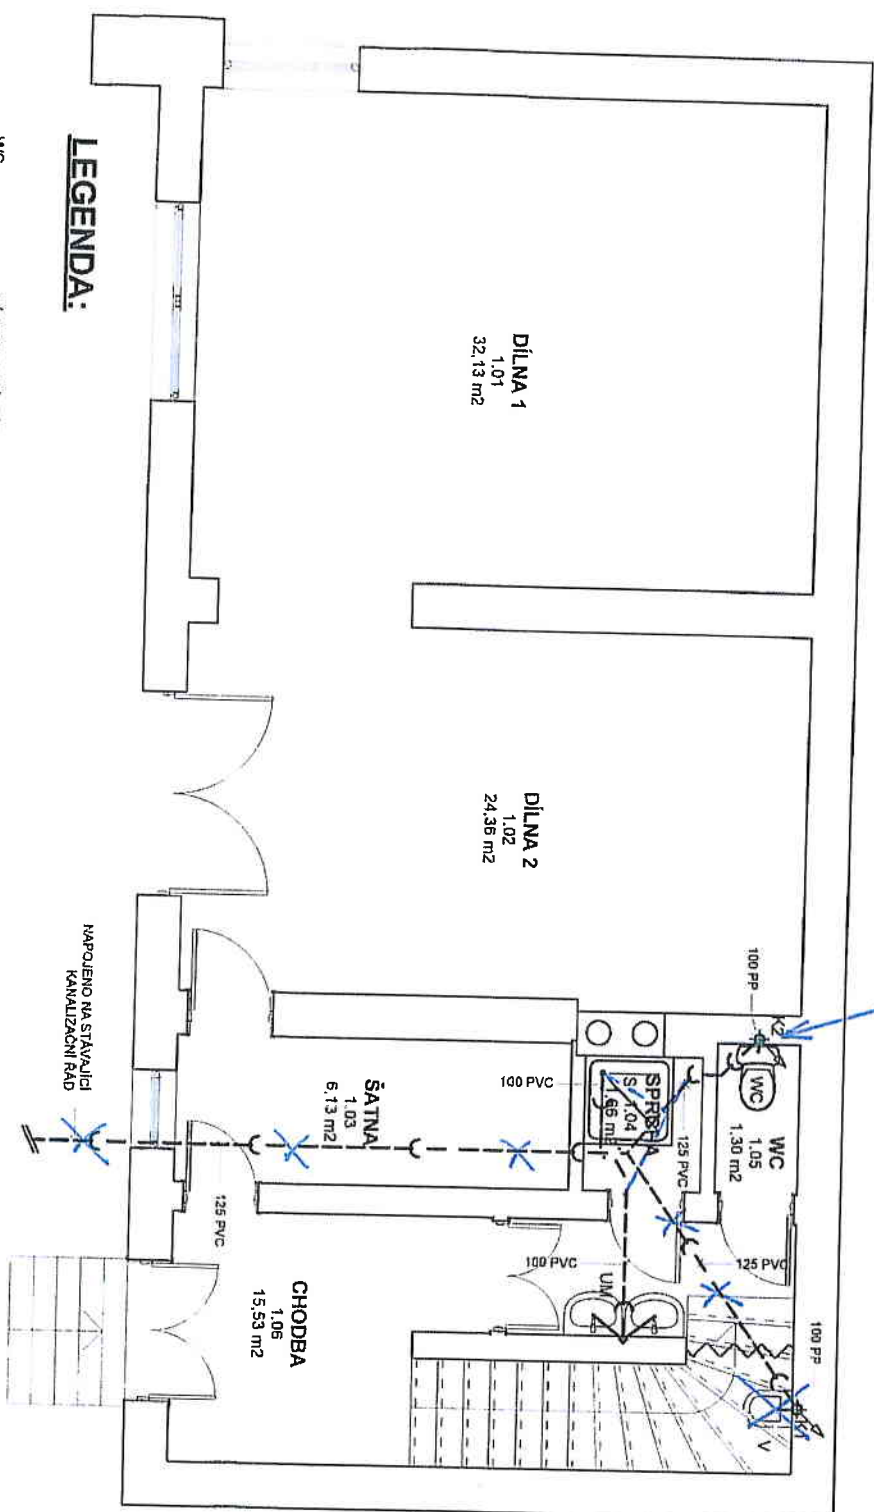

LEGENDA:

- WC - ZÁCHODOVÁ MÍSA
- S - SPRCHOVÝ KOUT
- UM - UMÝVADLO
- V - VÝLEVK
- K1;K2 - VĚTRACÍ POTRUBÍ VYVEDENO NAD STŘECHU

POZNÁMKA:

- PŘÍPOJOVACÍ POTRUBÍ HT - SYSTÉM (PPs) OSMA
- POLYPROPYLEN PP
- LEŽATÉ POTRUBÍ KG - SYSTÉM (PVC) OSMA
- POLYVINYLCHLORID - PVC

Martin Macháček
Projektová a inženýrská
činnost ve výstavbě
Kodalkova 475
389 01 Vodňany
IČO 736337789
tel: 60252123
email: email@machac.mio.
www.machac.mio

Stavební úpravy budovy č.p.103
Jiráskova ul. Vodňany

Investor:
SOUŠ Vodňany
Jiráskova 112/1
38901 Vodňany

Název díla:

3.17B

SCHEMA KANALIZACE 1.NP

Stupeň projektu

Projekt pro stavební řízení

Vypracoval:

MARTIN MACHÁČEK

Datum: 04/2012

Hlavní projektant:

MARTIN MACHÁČEK

Odpovědný projektant:

MARTIN MACHÁČEK


Měřítko:

1:50

Číslo výkresu

3.2

Paré

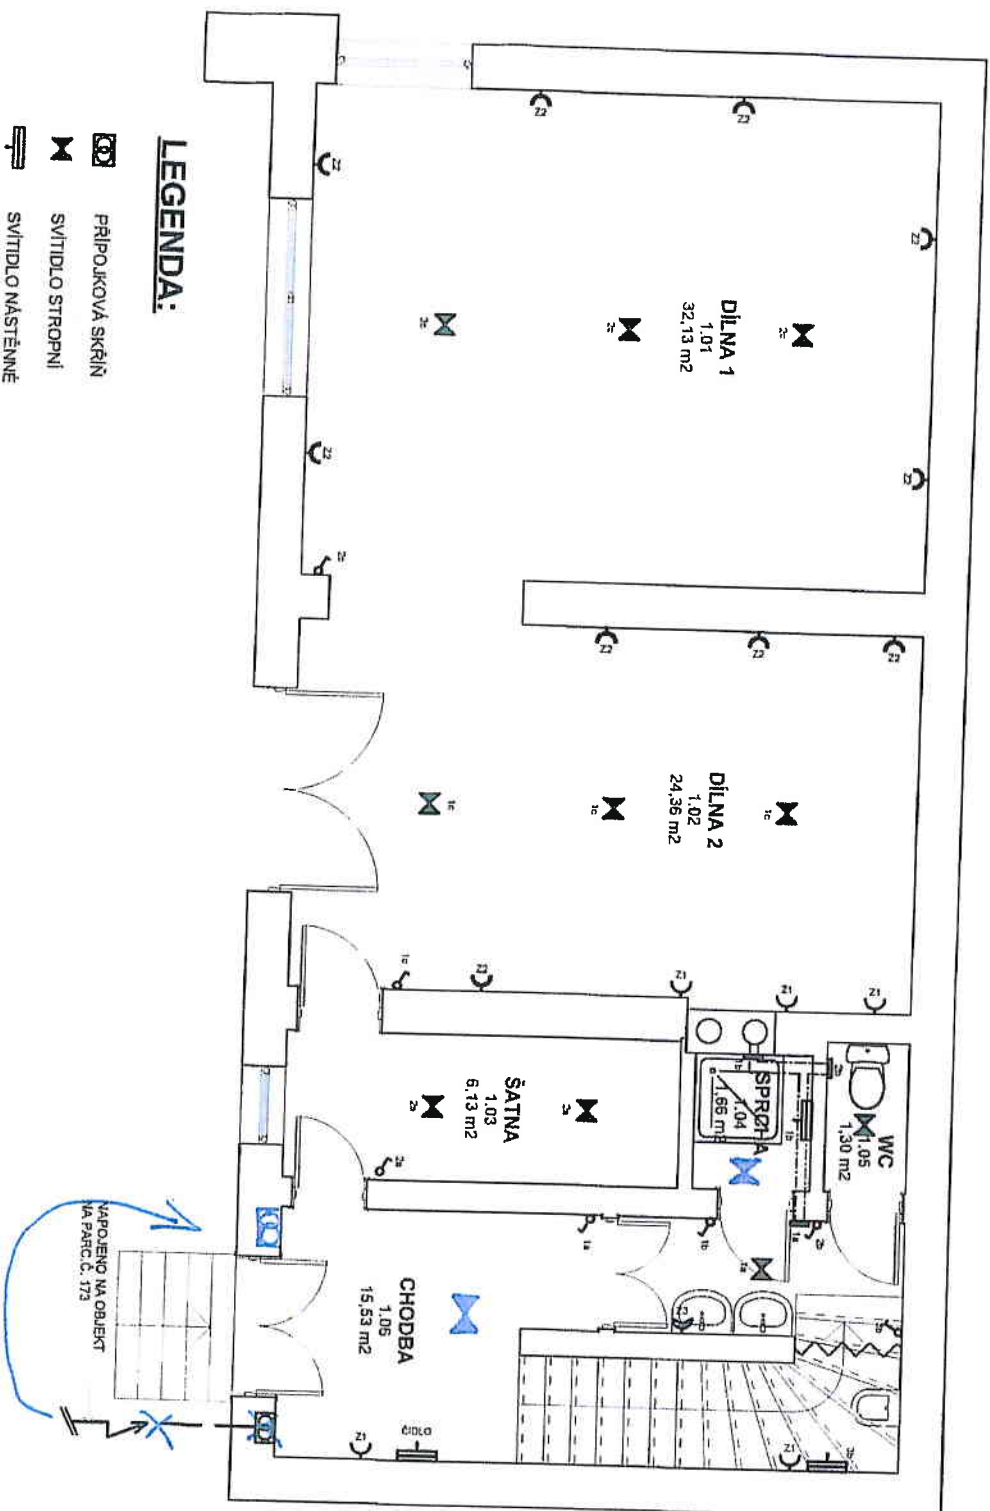

LEGENDA:

-  PŘÍPOJKOVÁ SKŘÍŇ
-  SVÍTLIDLO STROPNÍ
-  SVÍTLIDLO NÁSTĚNNÉ
-  ZÁSLUVKA DVOJNÁSOBNÁ
-  ZÁSLUVKA JEDNOFÁZOVÁ
-  ZÁSLUVKA JEDNOFÁZOVÁ DO VLHKY
-  JEDNOFÁZOVÝ SPÍNAČ
-  AXIÁLNÍ VENTILÁTOR

Martin Macháček **Projektová a inženýrská** **činnost ve výstavbě**

Kodáčkova 475
399 01 Vodňany
IČO 728337765
Ib: 603262129
email: email@machacec.info.
www.machacec.info

Název díla :
Stavební úpravy budovy č.p.103
Jirášková ul. Vodňany

Investor:
SOUS Vodňany
Jirášková 112/1
39901 Vodňany

Název kresby :
3. TZB

SCHEMA ELEKTROINSTALACE 1.NP

Stupeň projektu

Projekt pro stavební řízení

Vyvořil: **MARTIN MACHÁČEK** Datum: 04/2012


Hlavní projektant:
MARTIN MACHÁČEK

Odpovědný projektant:
MARTIN MACHÁČEK

Měřítko:

1:50


Číslo výkresu: **3.4** Paré:

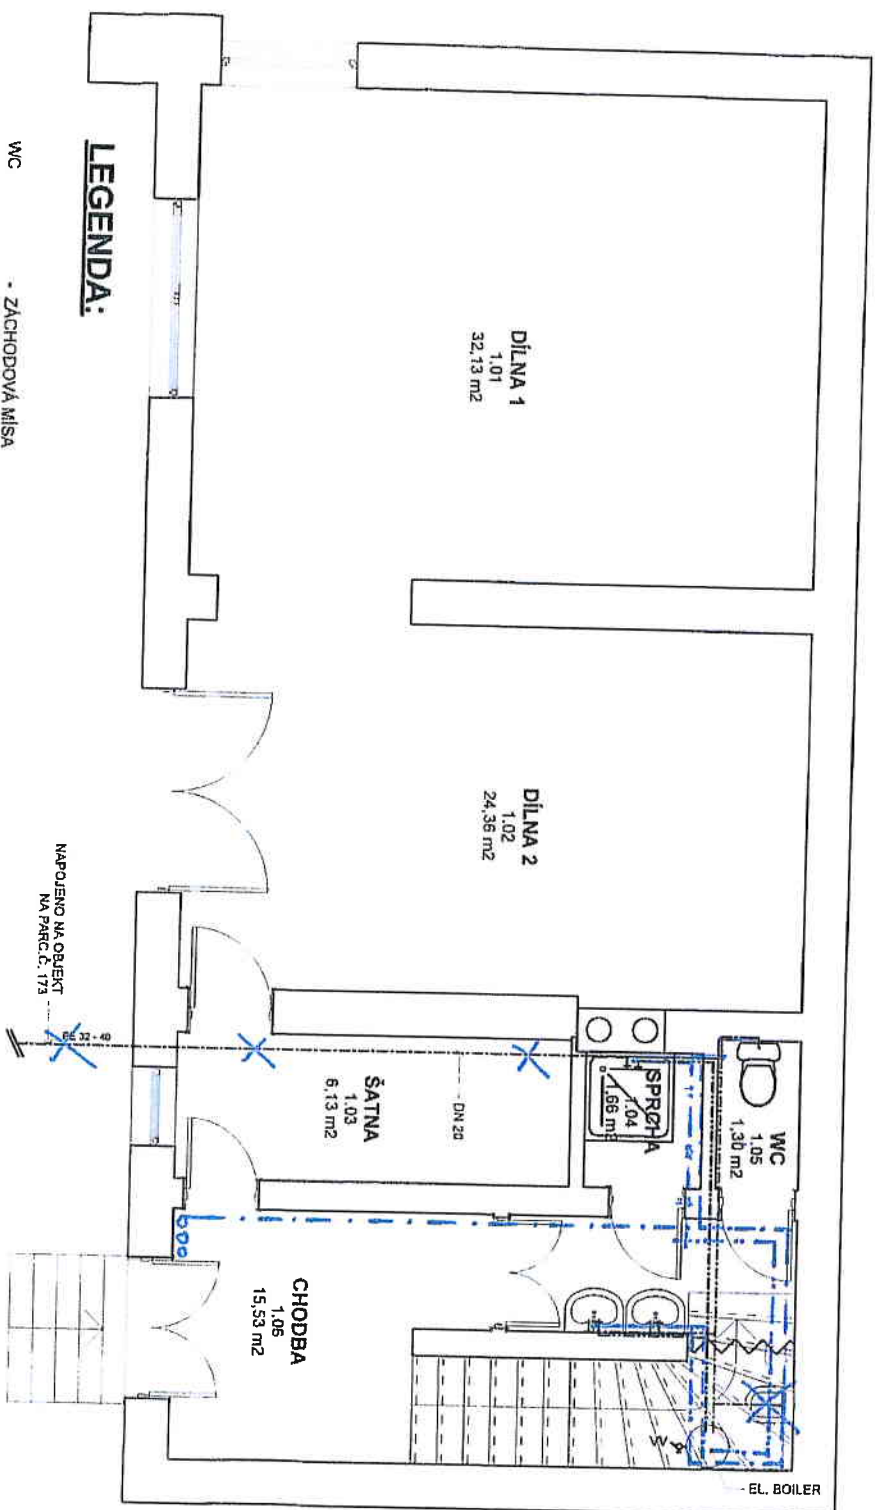

POZNÁMKA:

- ROZVODY STUDENÉ VODY
- ROZVODY TEPLÉ UŽITKOVÉ VODY

Martin Macháč Projektová a inženýrská činnost ve výstavbě	
Kodifikace 478	
389 01 Vodňany	
IČO 738337788	
tel.: 60262129	
email: email@machac.info	
www.machac.info	
Název akce : Stavební úpravy budovy č.p.103 Jiráskova ul. Vodňany	
Investor: SOUS Vodňany Jiráskova 112/1 38901 Vodňany	
Název kresby : 3. TZB	
SCHEMA VODOMONTALACE 1.NP	
Stupeň projektu	Projekt pro stavební řízení
Vypracoval:	Datum 04/2012
MARTIN MACHÁČ	
Hlavní projektant:	
MARTIN MACHÁČ	
Odpovědný projektant:	
MARTIN MACHÁČ	
Mřítko	1:50
Číslo výkresu	Paré
3.3	

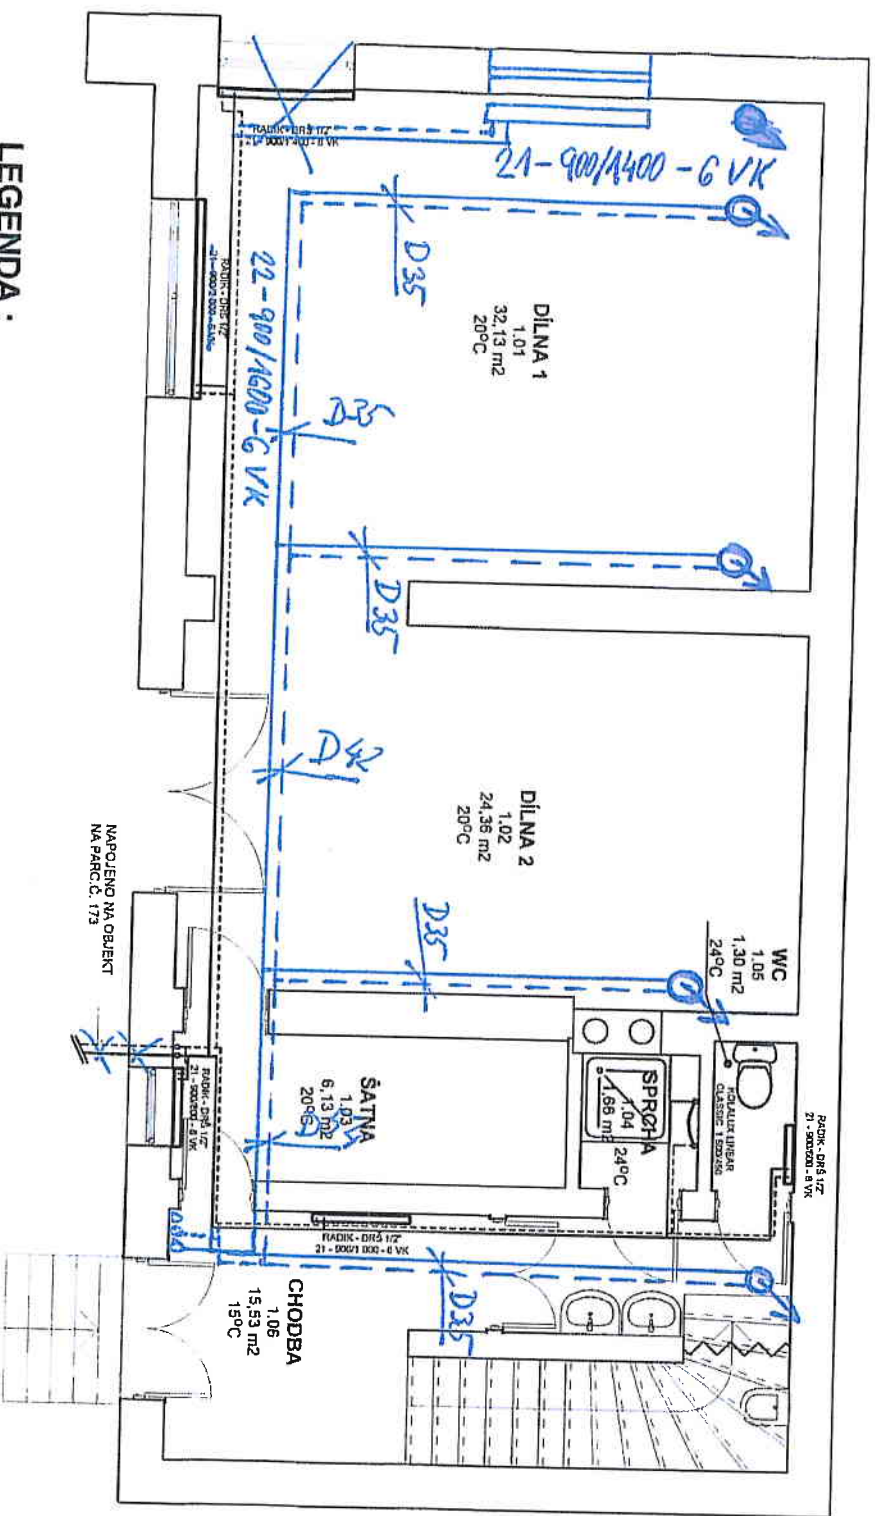

LEGENDA:

- DESKOVÉ OTOPNÉ TĚLESO RADIK VK (výškaděška)
- TRUBKOVÉ OTOPNÉ TĚLESO KORALUX LINEAR CLASSIC (výškaděška)
- POTRUBÍ: MEDĚNÉ TRUBKY VEDENÉ V PROULAZE OPATŘENÉ TRUBKOVOU IZOLACIÍ TL. 20 MM DŘS - DVOUITĚ RADIAČNĚ ŠROUBENÍ DANFOSS TYP RLV-K (provedení reťaz G 1/2")
- TOPNÉ MĚDIUM
- VRATNÉ MĚDIUM

STAVAJÍCÍ STUPAČEK
(NAPojENÍ NA STAVAJÍCÍ VYTÁPĚNÍ)

Martin Macháček Projektová a inženýrská činnost ve výstavbě	
Kodadelská 475 389 01 Vodňany IČO 728337789 Ibř - 60262125 email: email@machac.info, www.machac.info	
Název akce:	
Stavební úpravy budovy č.p.103 Jiráskova ul. Vodňany	
Investic: SOUK. Vodňany Jiráskova 112/1 38901 Vodňany	
Název kresby	3. TZB
SCHEMA VYTÁPĚNÍ 1.NP	
Stupeň projektu	Projekt pro stavební řízení
Vyvořel:	MARTIN MACHÁČEK
Hlavní projektant:	MARTIN MACHÁČEK
Odpovědný projektant:	MARTIN MACHÁČEK
Měřítko:	1:50
Číslo výkresu	Paré:
3.5	